




PIANTA PIANO TERRA

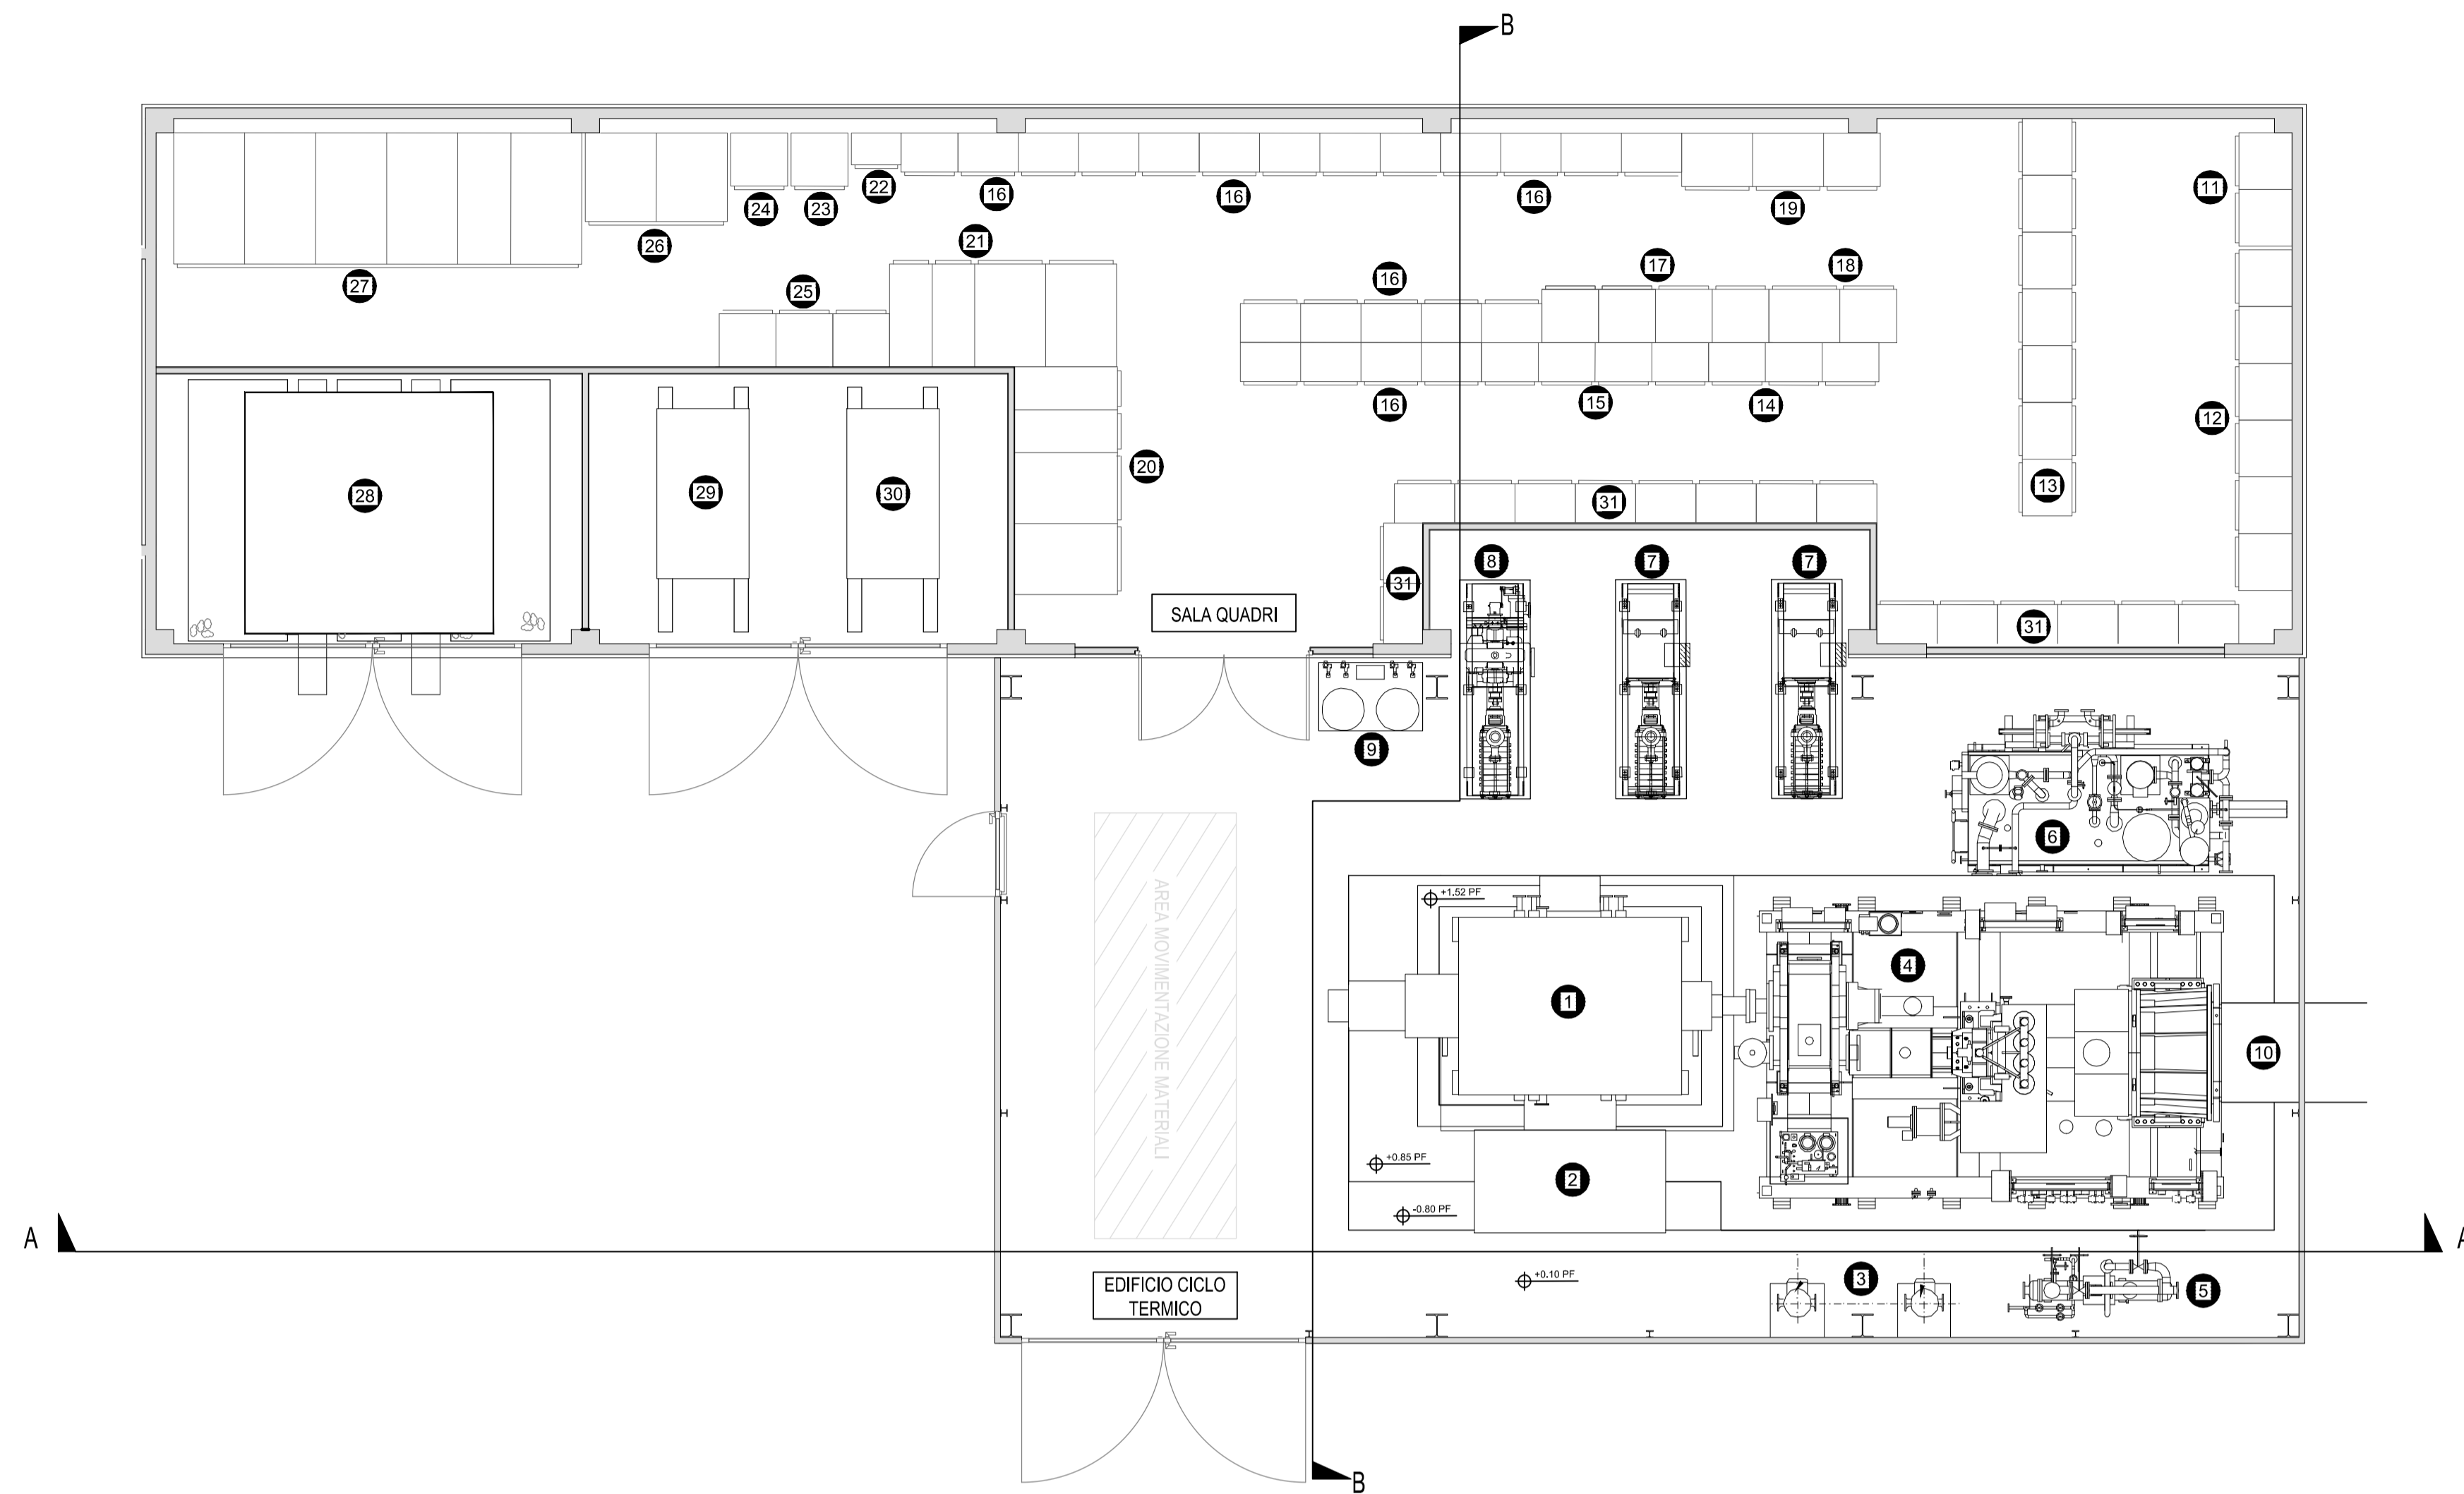

PIANTA DELLE COPERTURE

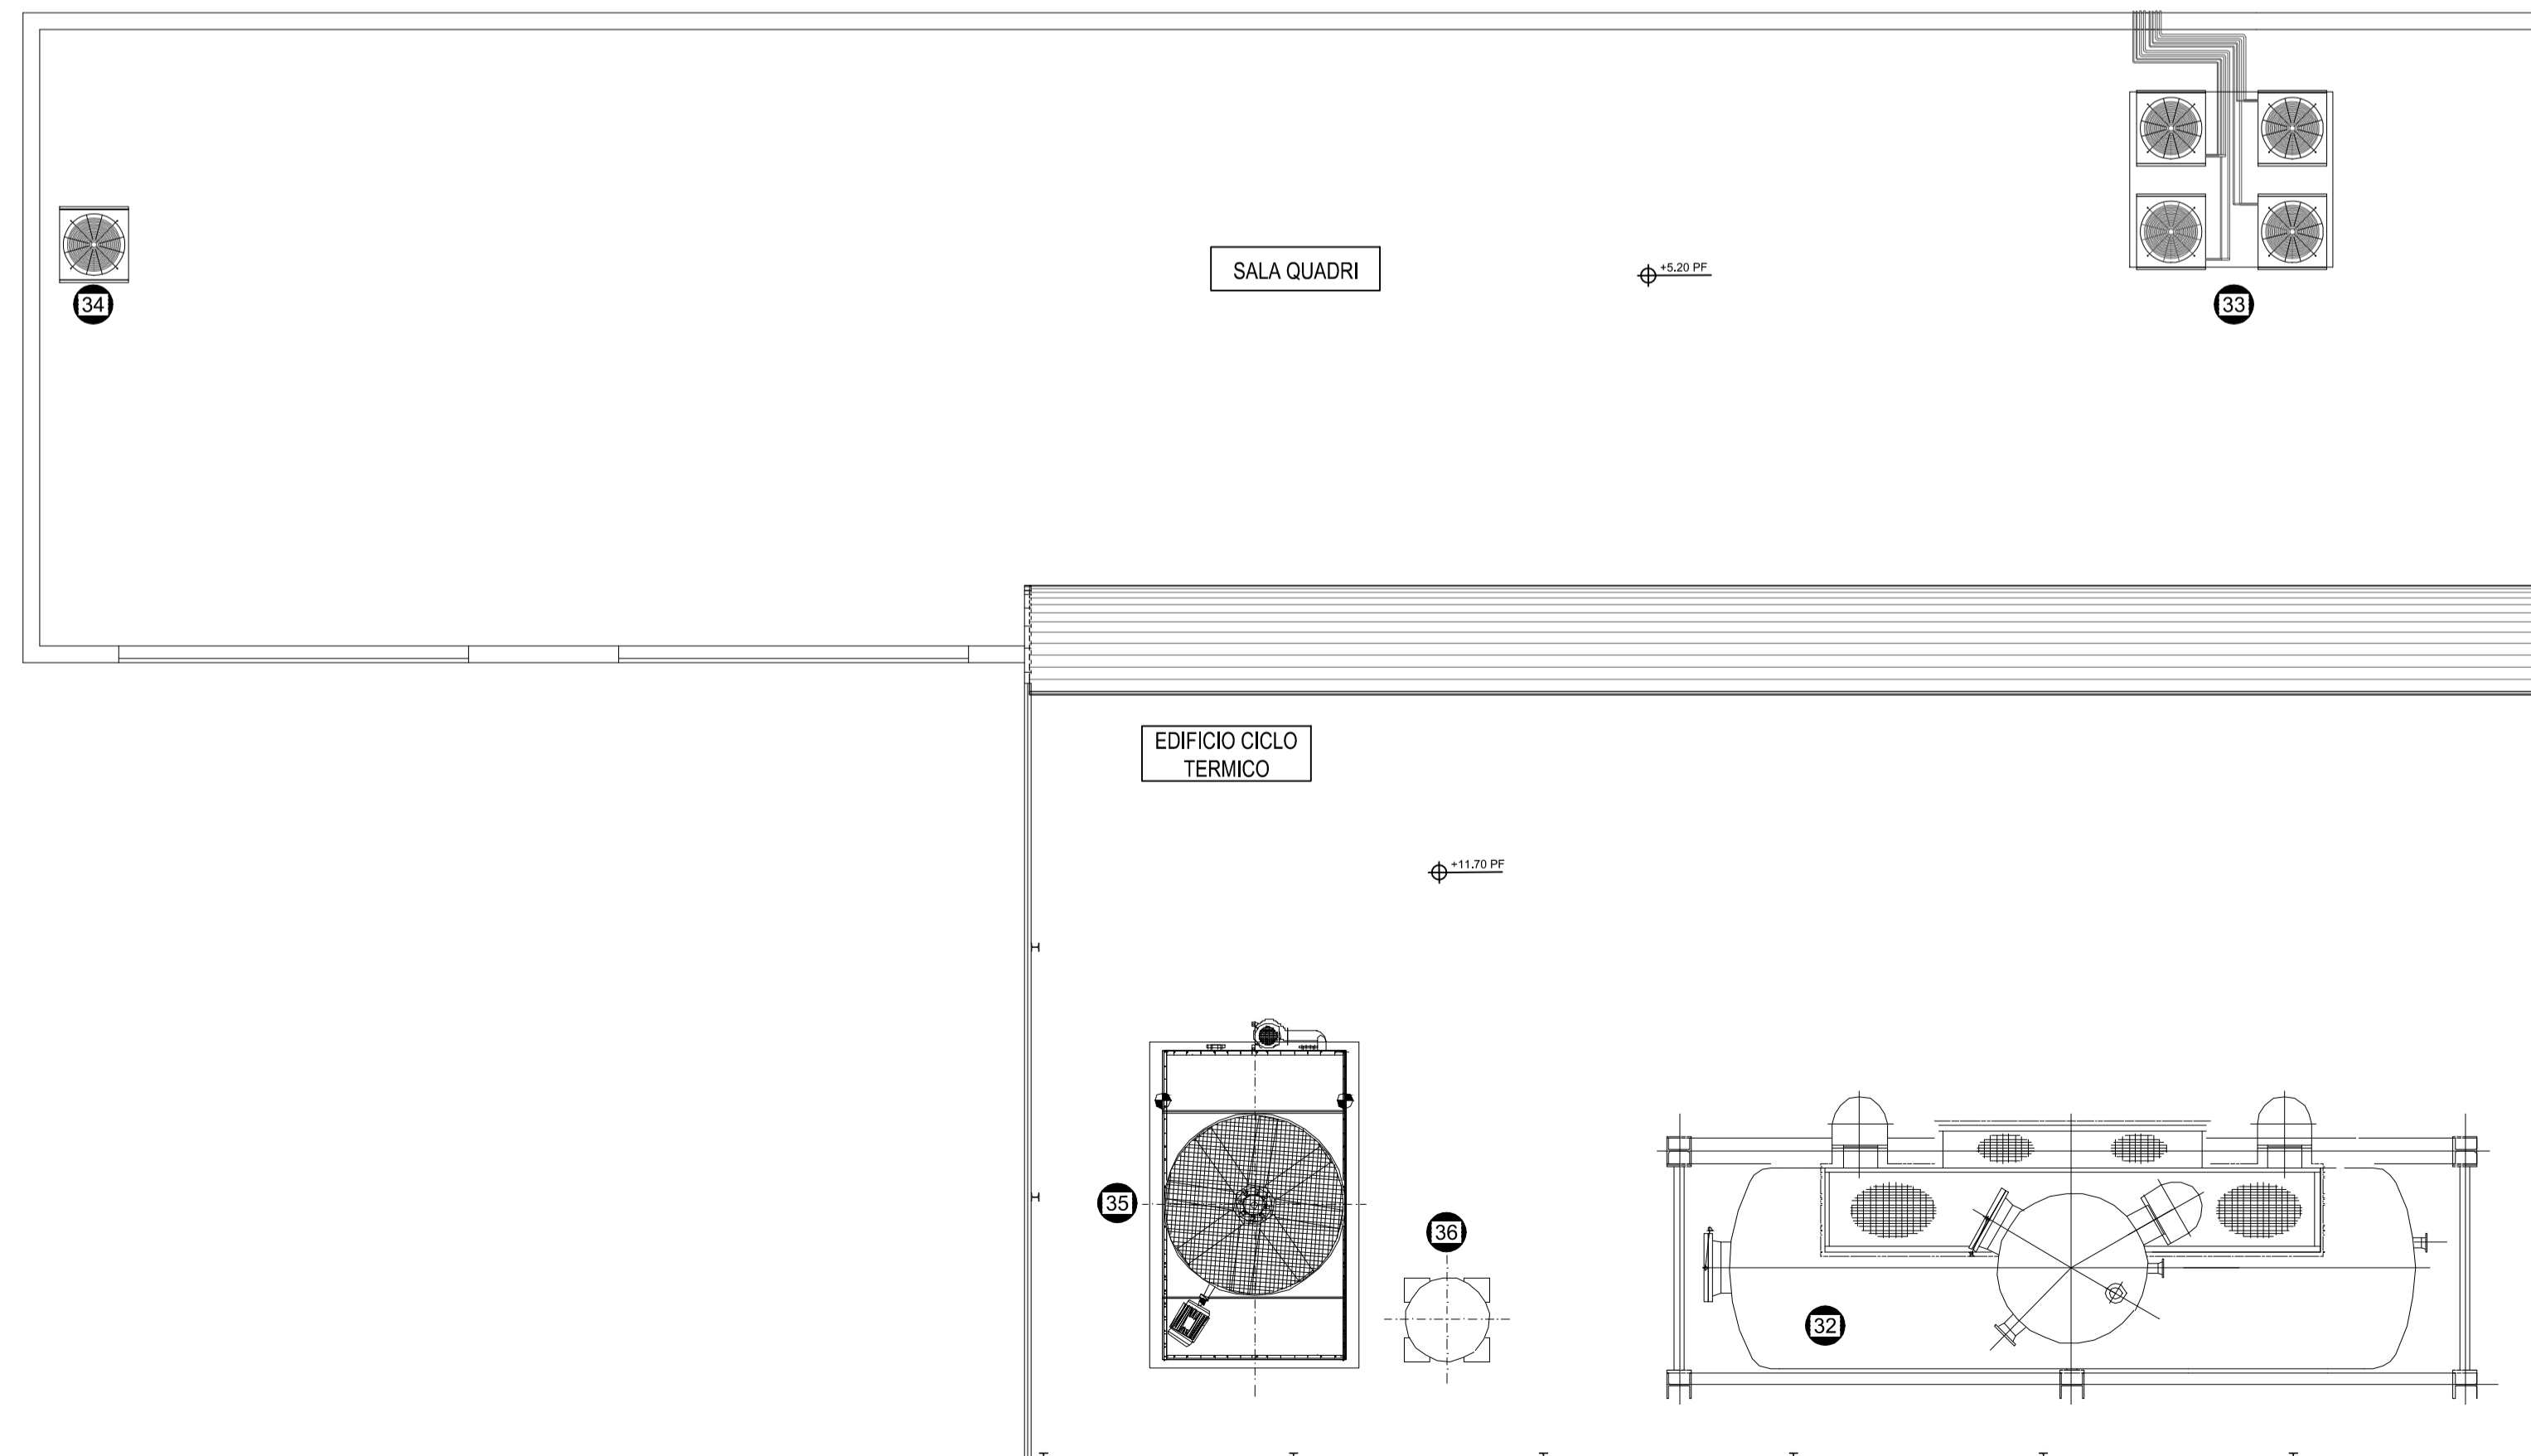

PIANTA CHIAVE

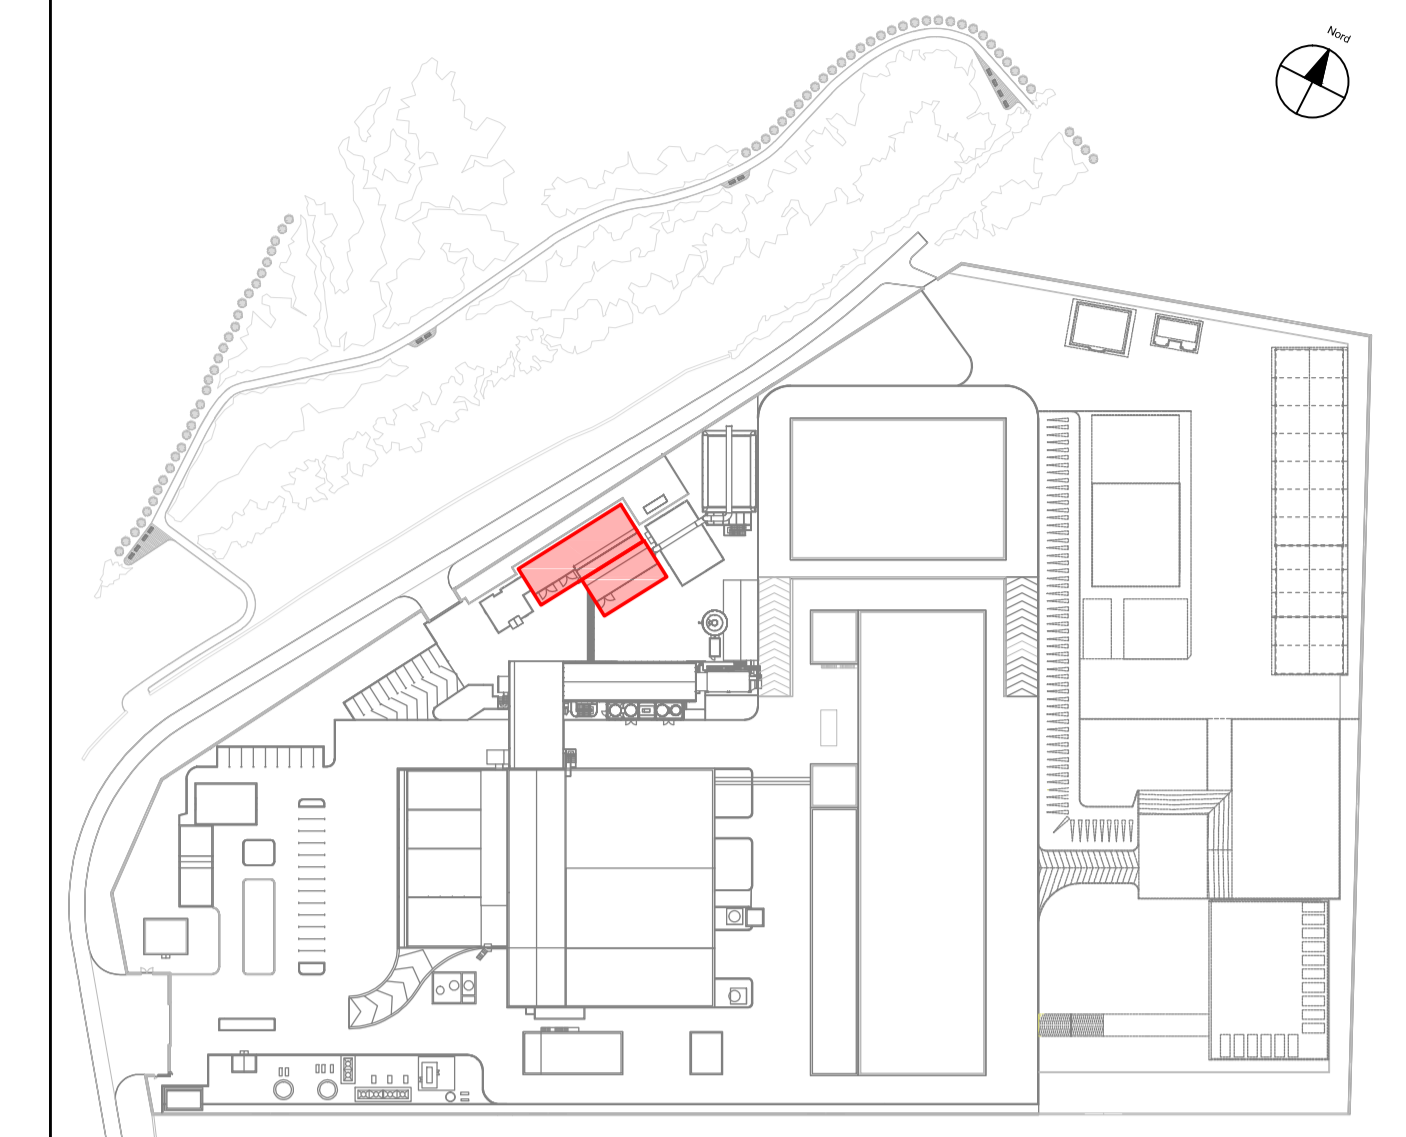

LEGENDA GENERALE

- | | |
|--------------------------------------|--|
| 1 Generatore | 22 n°1 Quadri Olio |
| 2 Terminal Box | 23 n°1 Quadri MTCS |
| 3 Pompe Circuito di Raffreddamento | 24 n°1 Quadri Ecc. |
| 4 Turbina | 25 n°3 Armadi Batteria |
| 5 Condensatore Vapore Tenute | 26 n°2 Armadi Linea |
| 6 Sistema Olio Lubrificazione | 27 n°6 Quadri MT |
| 7 Pompe Alimento Caldaia | 28 Trafo MT/MT |
| 8 Turbopompa | 29 Trafo MT/BT - (Linea) |
| 9 Dosaggio Reagenti | 30 Trafo MT/BT - (CT. e AUX.) |
| 10 Condotto Vapore al Condensatore | 31 Quadro Inverter |
| 11 n°2 Quadri Sincro | 32 Degasatore |
| 12 n°6 Quadri Controllo Turbina | 33 Motocondensanti |
| 13 n°8 Armadi Segnali al DCS | 34 Ventilatore di espulsione |
| 14 n°4 Armadi Luce Emergenze | 35 Torre di raffreddamento |
| 15 n°2 Quadri Luce e FM | 36 Serbatoio Piezometrico Circuito di Raffreddamento |
| 16 n°22 Quadri MCC | |
| 17 n°2 Quadri Software Alimentazione | |
| 18 n°2 Quadri VCC | |
| 19 n°2 Quadri UPS | |
| 20 n°4 Armadi PCC CT e AUX. | |
| 21 n°4 Armadi PCC LINEA | |

Gruppo di lavoro:

Professionista		Ruolo
Dott. Ing. Francesco Martino	Ordine Ingegneri Grosseto n°195	Coordinatore progettazione impiantistica, esperto progettazione impiantistica, elettronica ed idraulica
Dott. Arch. David Bartalucci	Ordine Architetti Grosseto n° 465	Esperto in Studi Ambientali
Dott. Ing. Sandro Fiorentini	Ordine Ingegneri Grosseto n° 801	Progettazione architettonica, civile - statica, igiene e sicurezza cantieri
Dott. Ing. Enzo Rosadini	Ordine Ingegneri Grosseto n° 314	Esperto in progettazione impiantistica speciale

REV.	DATA EMISSIONE	CODICE EMISSIONE	DESCRIZIONE REVISIONE	REDATTO DA	CONTROLLATO DA
00	14/09/2012	E	EMISSIONE	SILENZI	MARTINO

Regione autonoma della Sardegna Provincia di Nuoro Comune di Macomer

CONSORZIO PER LA ZONA INDUSTRIALE DI MACOMER

GARA PER LA REALIZZAZIONE DI UNA NUOVA LINEA DI TERMOVALORIZZAZIONE DA 30 MWt PRESSO IL SISTEMA DI TRATTAMENTO RIFIUTI DI MACOMER/TOSSILLO

SOSTITUISCE DOC. N°	COMMESSA N° G117	EMESSO DA:
OFFERENTE - ATI:	TITOLO	
MANDANTE:	EDIFICIO CICLO TERMICO E SALA QUADRI PIANTA PIANO TERRA E PIANA DELLE COPERTURE	
MANDATARIA:	SCHEMA FILE: G117FMDM2.5.3.00..OEM 53	FORMATO: A1
	SCALA: 1:100	ALLEGATO: OEM 53
IL PROGETTISTA INCARICATO: martino associati s.r.l.	COMMESSA: G117	EMITTENTE: F M
	TIPO DOC.: D M	PROGRESSO: 2 5 3
		FOLIO: 1
		DI: 1

Progetto: definitivo