



PIANTA PIANO + 0.00

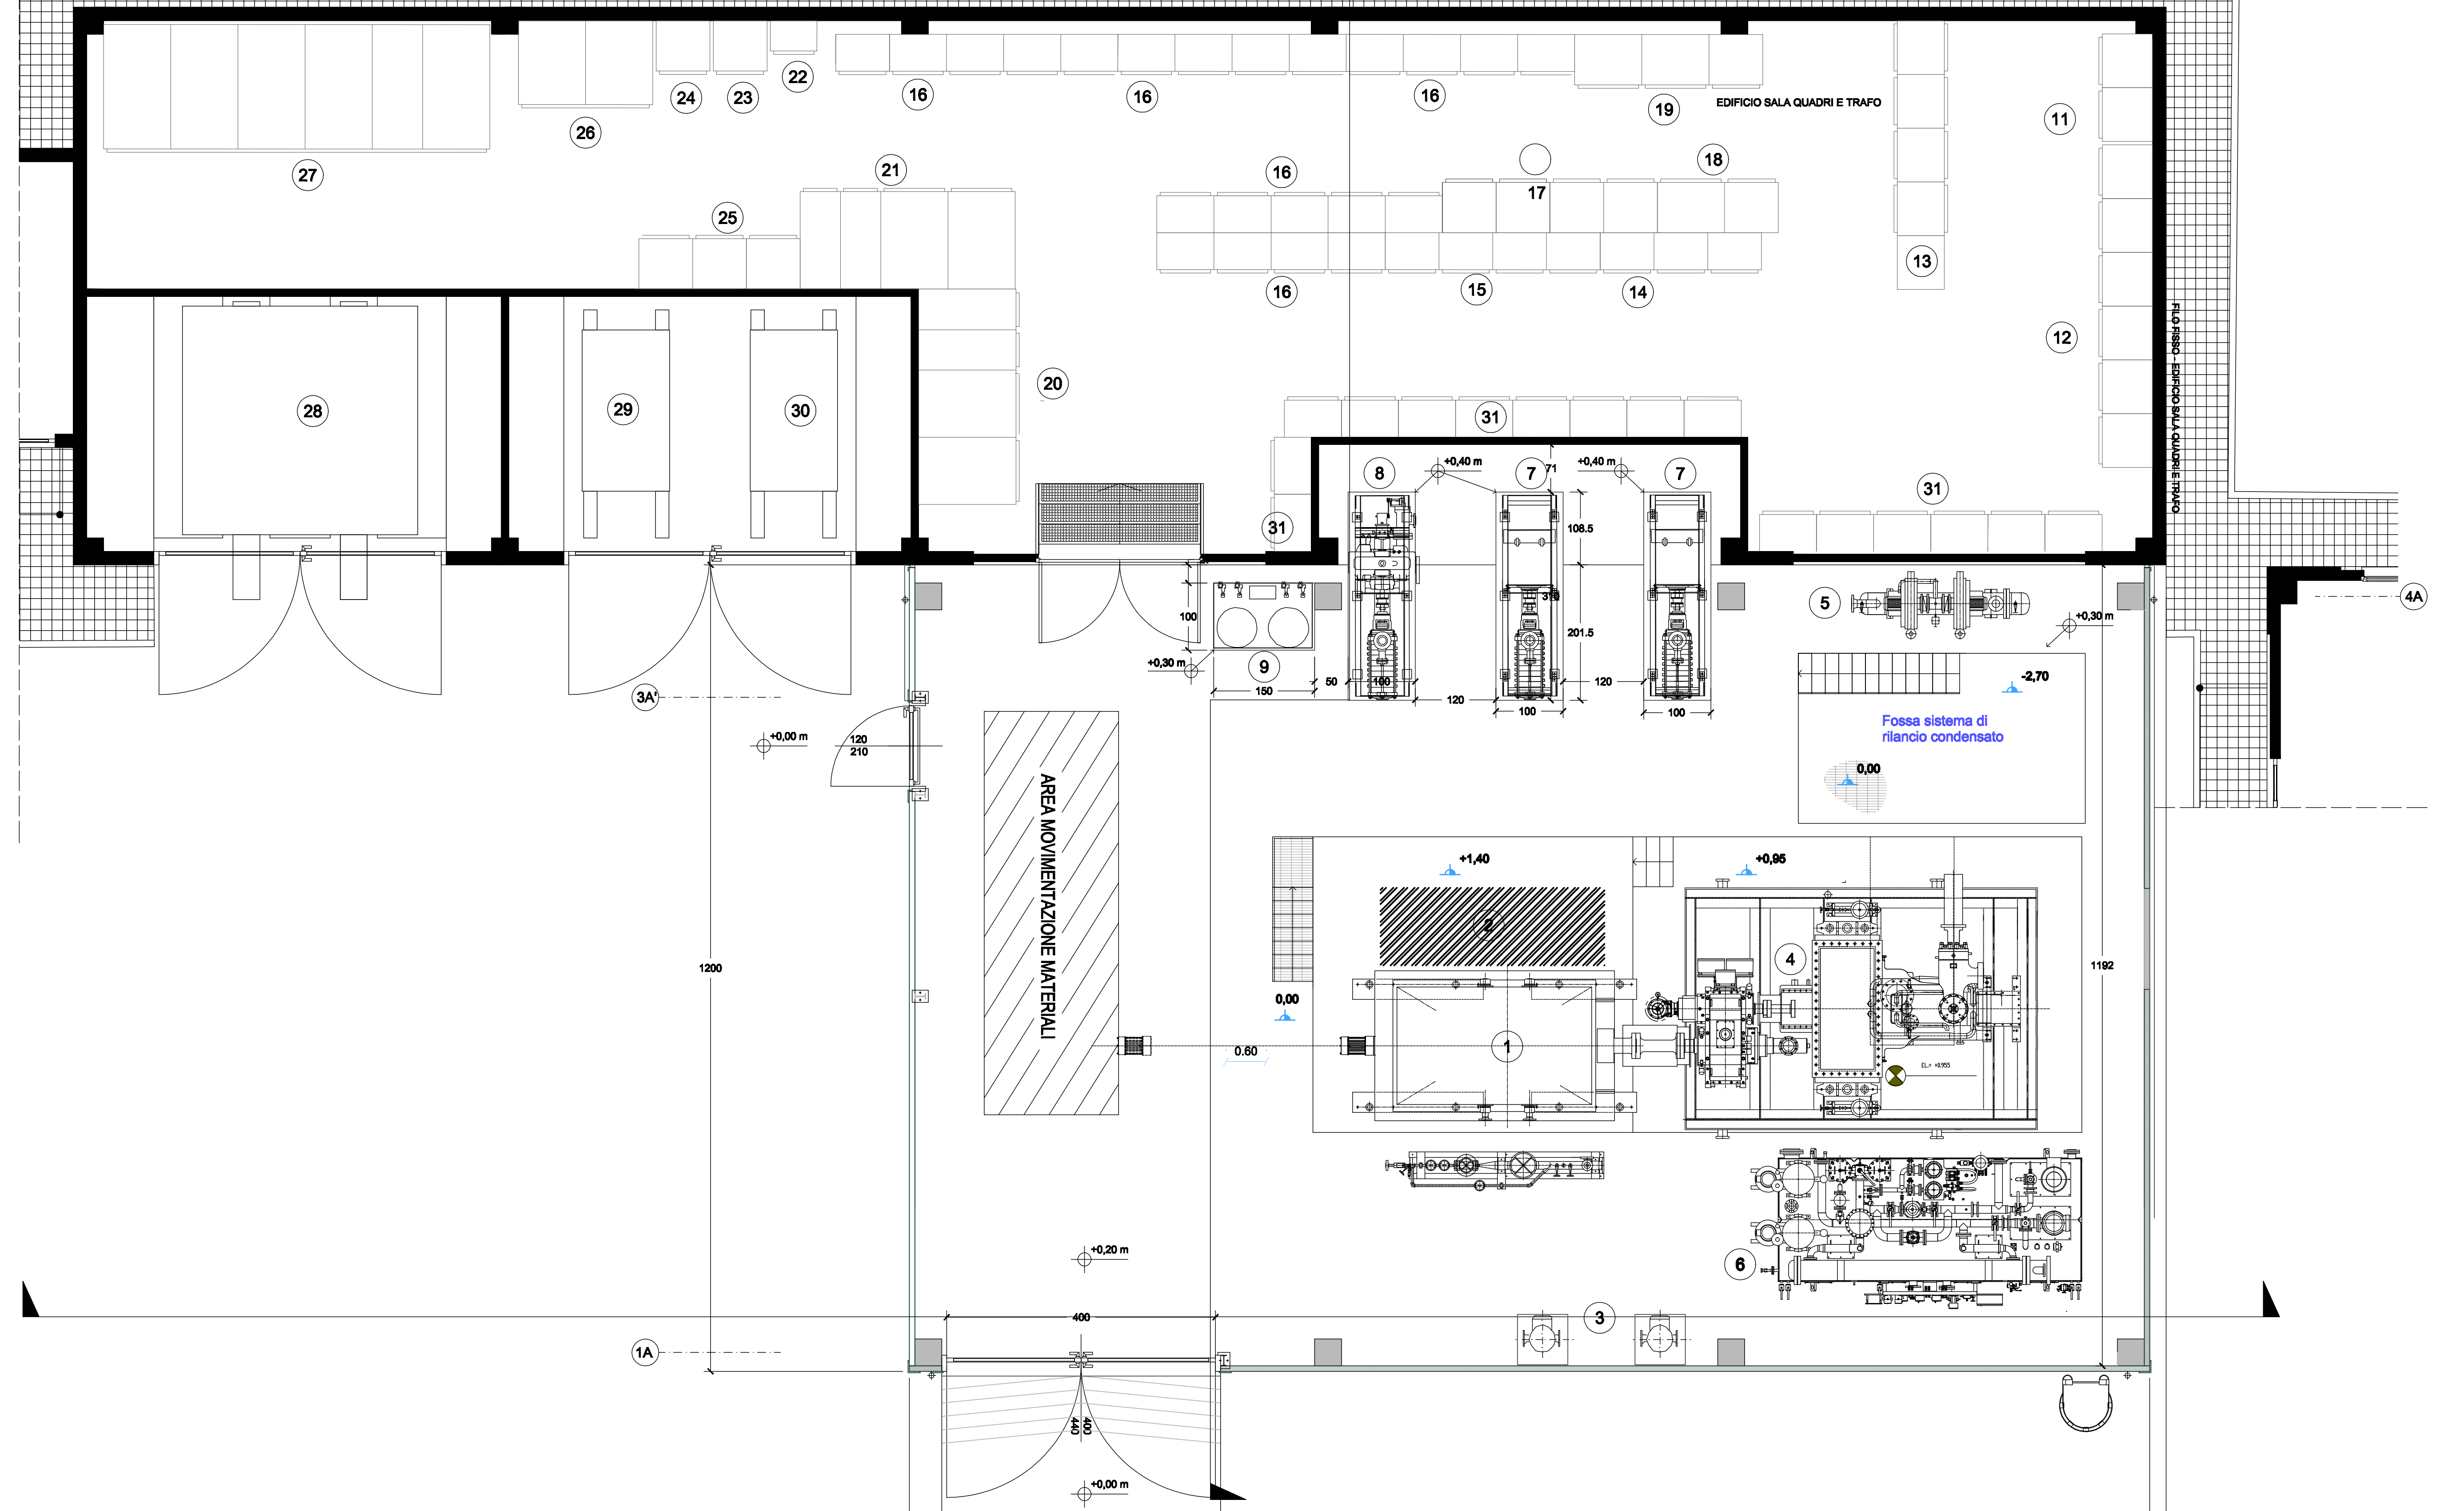


PIANTA CHIAVE

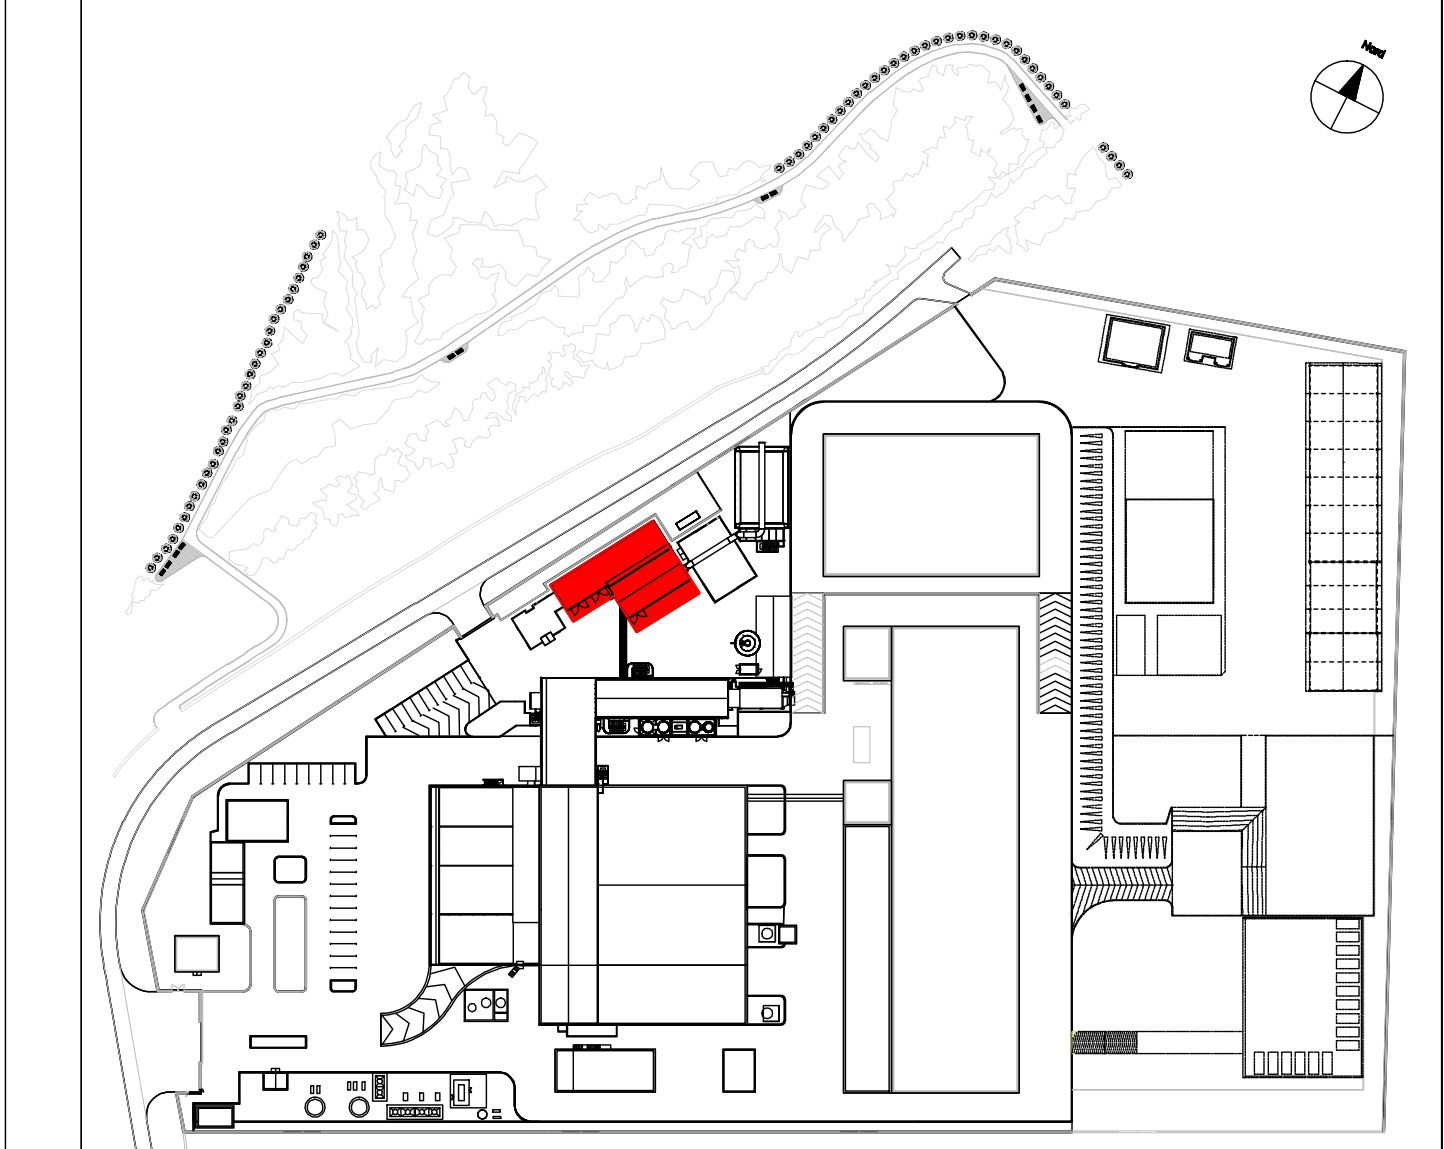

LEGENDA GENERALE

- | | |
|--------------------------------------|--|
| 1 Generatore | 22 n°1 Quadri Olio |
| 2 Terminal Box | 23 n°1 Quadri MTCS |
| 3 Pompe Circuito di Raffreddamento | 24 n°3 Quadri Eoc. |
| 4 Turbina | 25 n°3 Armadi Batteria |
| 5 Condensatore Vapore Tenute | 26 n°2 Armadi Linea |
| 6 Sistema Olio Lubrificazione | 27 n°6 Quadri MT |
| 7 Pompe Alimento Caldaia | 28 Trafo MT/MT |
| 8 Turbopompa | 29 Trafo MT/BT - (Linea) |
| 9 Dosaggio Reagenti | 30 Trafo MT/BT - (CT. e AUX.) |
| 10 Condoto Vapore al Condensatore | 31 Quadro Inverter |
| 11 n°2 Quadri Sincro | 32 Quadro Inverter |
| 12 n°6 Quadri Controllo Turbina | 33 Ventilatore di espulsione |
| 13 n°8 Armadi Segnali al DCS | 34 Torre di raffreddamento |
| 14 n°4 Armadi Luce Emergenza | 35 Serbatoio Pico metrico Circuito di Raffreddamento |
| 15 n°2 Quadri Luce e FM | |
| 16 n°22 Quadri MCC | |
| 17 n°2 Quadri Software Alimentazione | |
| 18 n°2 Quadri VCC | |
| 19 n°2 Quadri UPS | |
| 20 n°4 Armadi PCC CT e AUX. | |
| 21 n°4 Armadi PCC LINEA | |

PIANTA PIANO + 11.77

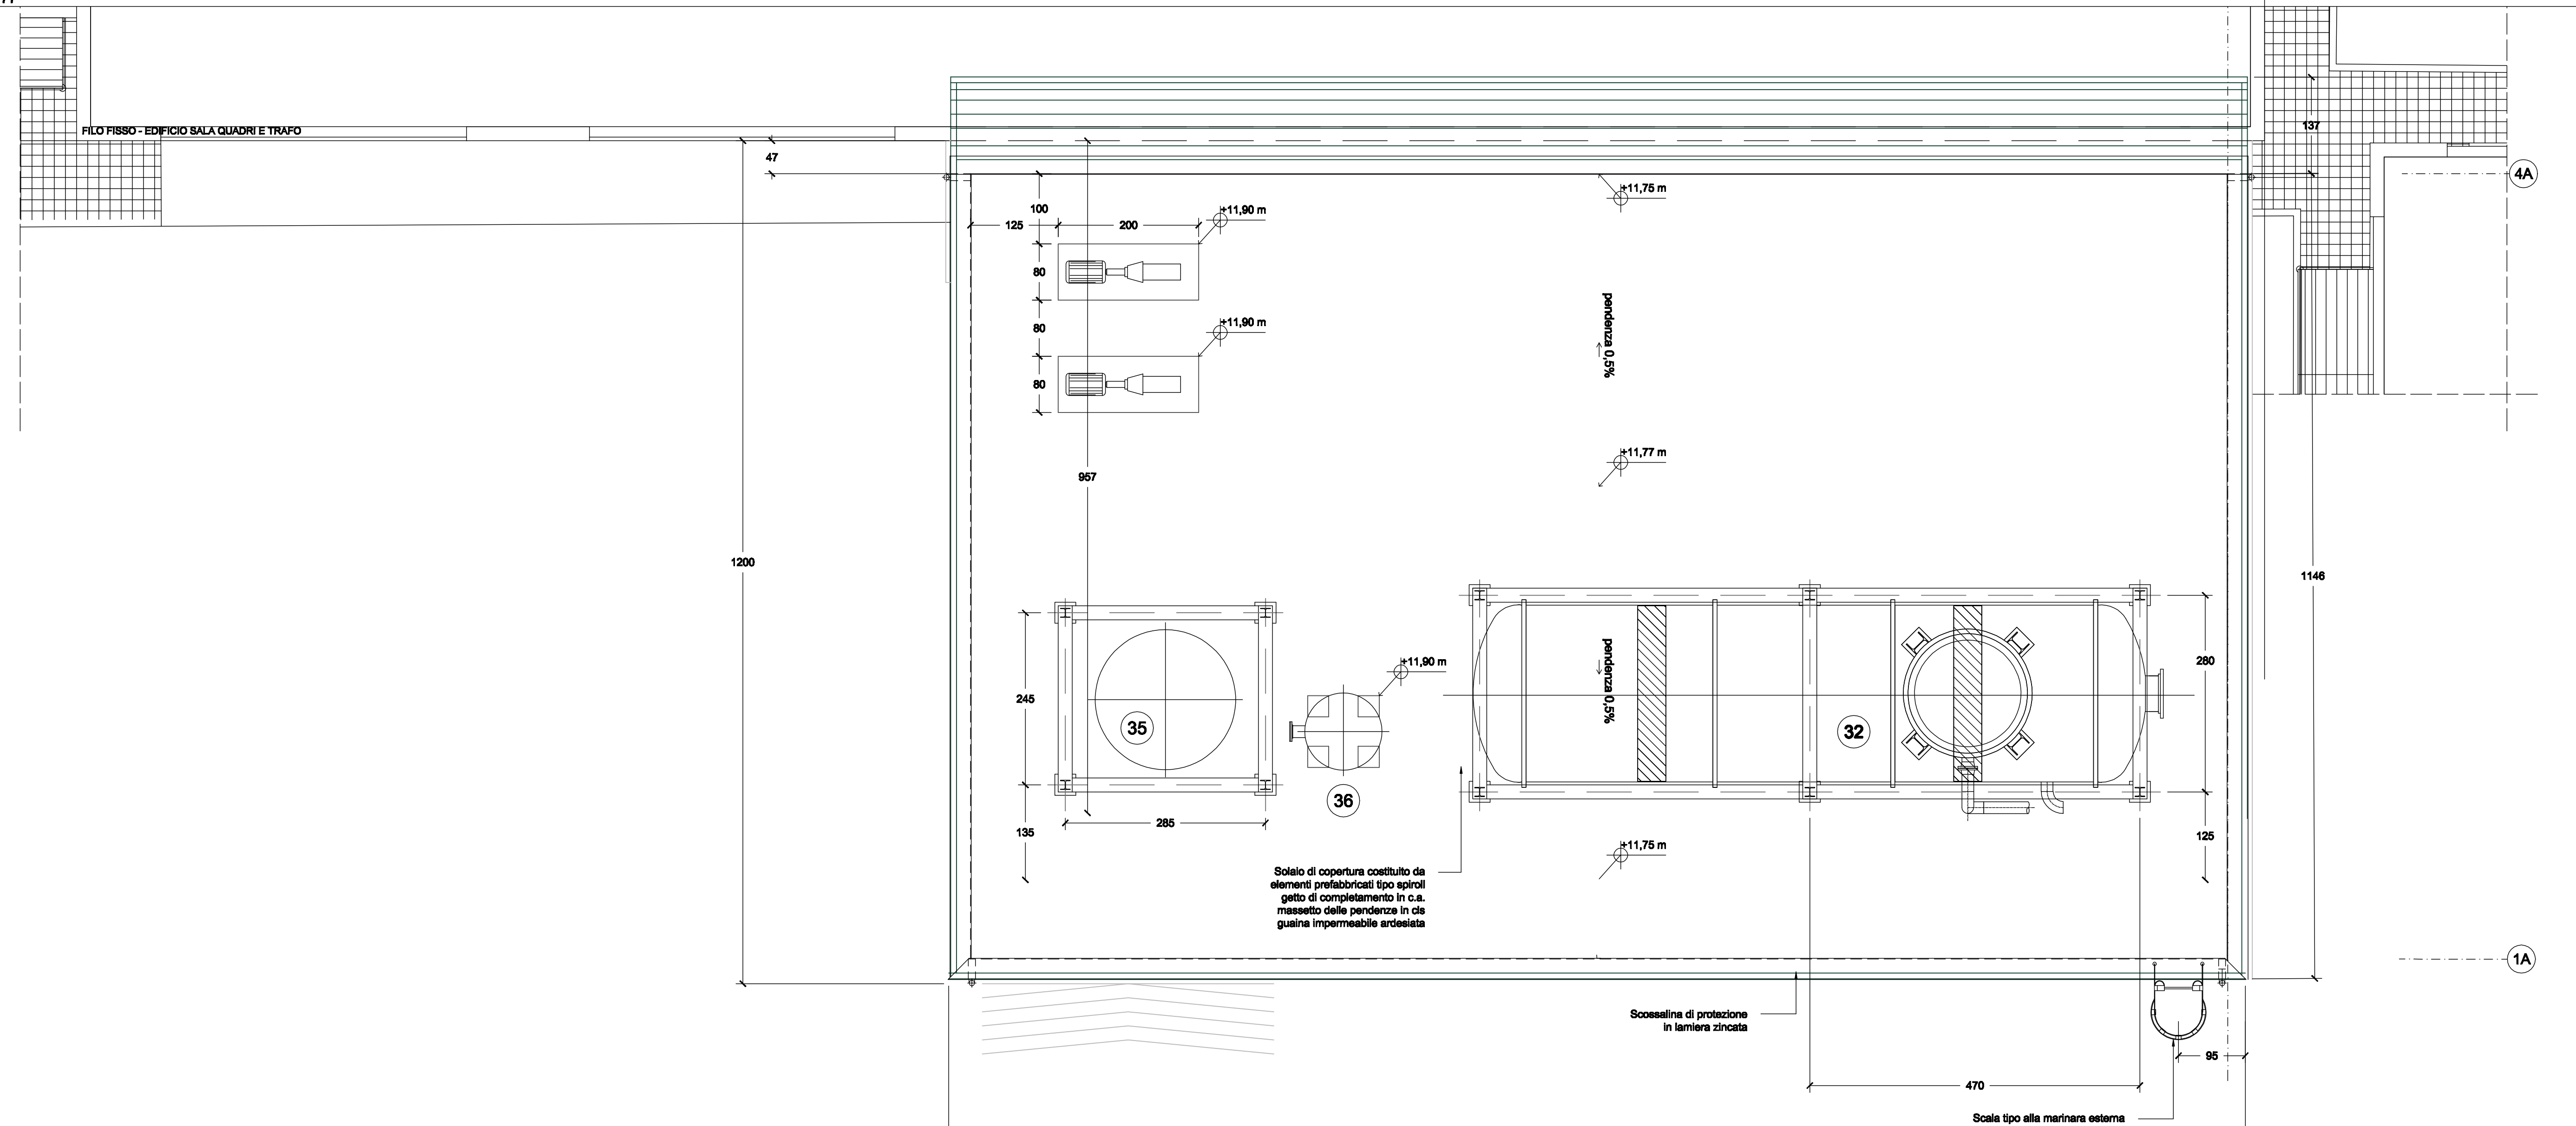

REGIONE AUTONOMA DELLA SARDEGNA
Ass.to Difesa Ambiente

CLT Consorzio per la Zona Industriale di Macomer

REALIZZAZIONE DI UNA NUOVA LINEA DI TERMOVALORIZZAZIONE DA 30MW PRESSO IL SISTEMA DI TRATTAMENTO RIFIUTI DI MACOMER/TOSSILLO E RELATIVA GESTIONE SEMESTRALE
PERIZIA DI VARIANTE

STUDIO DI INGEGNERIA E ARCHITETTURA DELL'ACQUA BELLAVITIS
20146 MILANO - VIA VERGANI MARCELLI, 12
TEL. 02/5690200 - FAX 02/5690200
www.sdb-engineering.it

Metassociati
architettura ingegneria urbanistica

| | | | | | |
|--|------------|-----------|-------------|-----------|----------------------------|
| 3 | | | | | |
| 2 | | | | | |
| 1 | | | | | |
| 0 | 15.12.2017 | MF | RDB | FDB | EMISSIONE |
| REVISIONE | DATA | REDAZIONE | CONTROLLATO | APPROVATO | DETERMINAZIONE |
| OGGETTO | | | | | ALLEGATO |
| EDIFICIO CICLO TERMICO E SALAL QUADRI Sezioni | | | | | P1-15 |
| NUMERO DOCUMENTO ZIT-WTE-P1-D-0015-00 | | | | | SCALA PUNTO/ABBONTO 1:1 |
| La riproduzione totale o parziale di questo documento è vietata dalla Legge. | | | | | SCALA 1: 100 |